


# RZUT PARTERU -SZKOŁA skala 1:100

# ŁĄCZY RYSUNEK 3

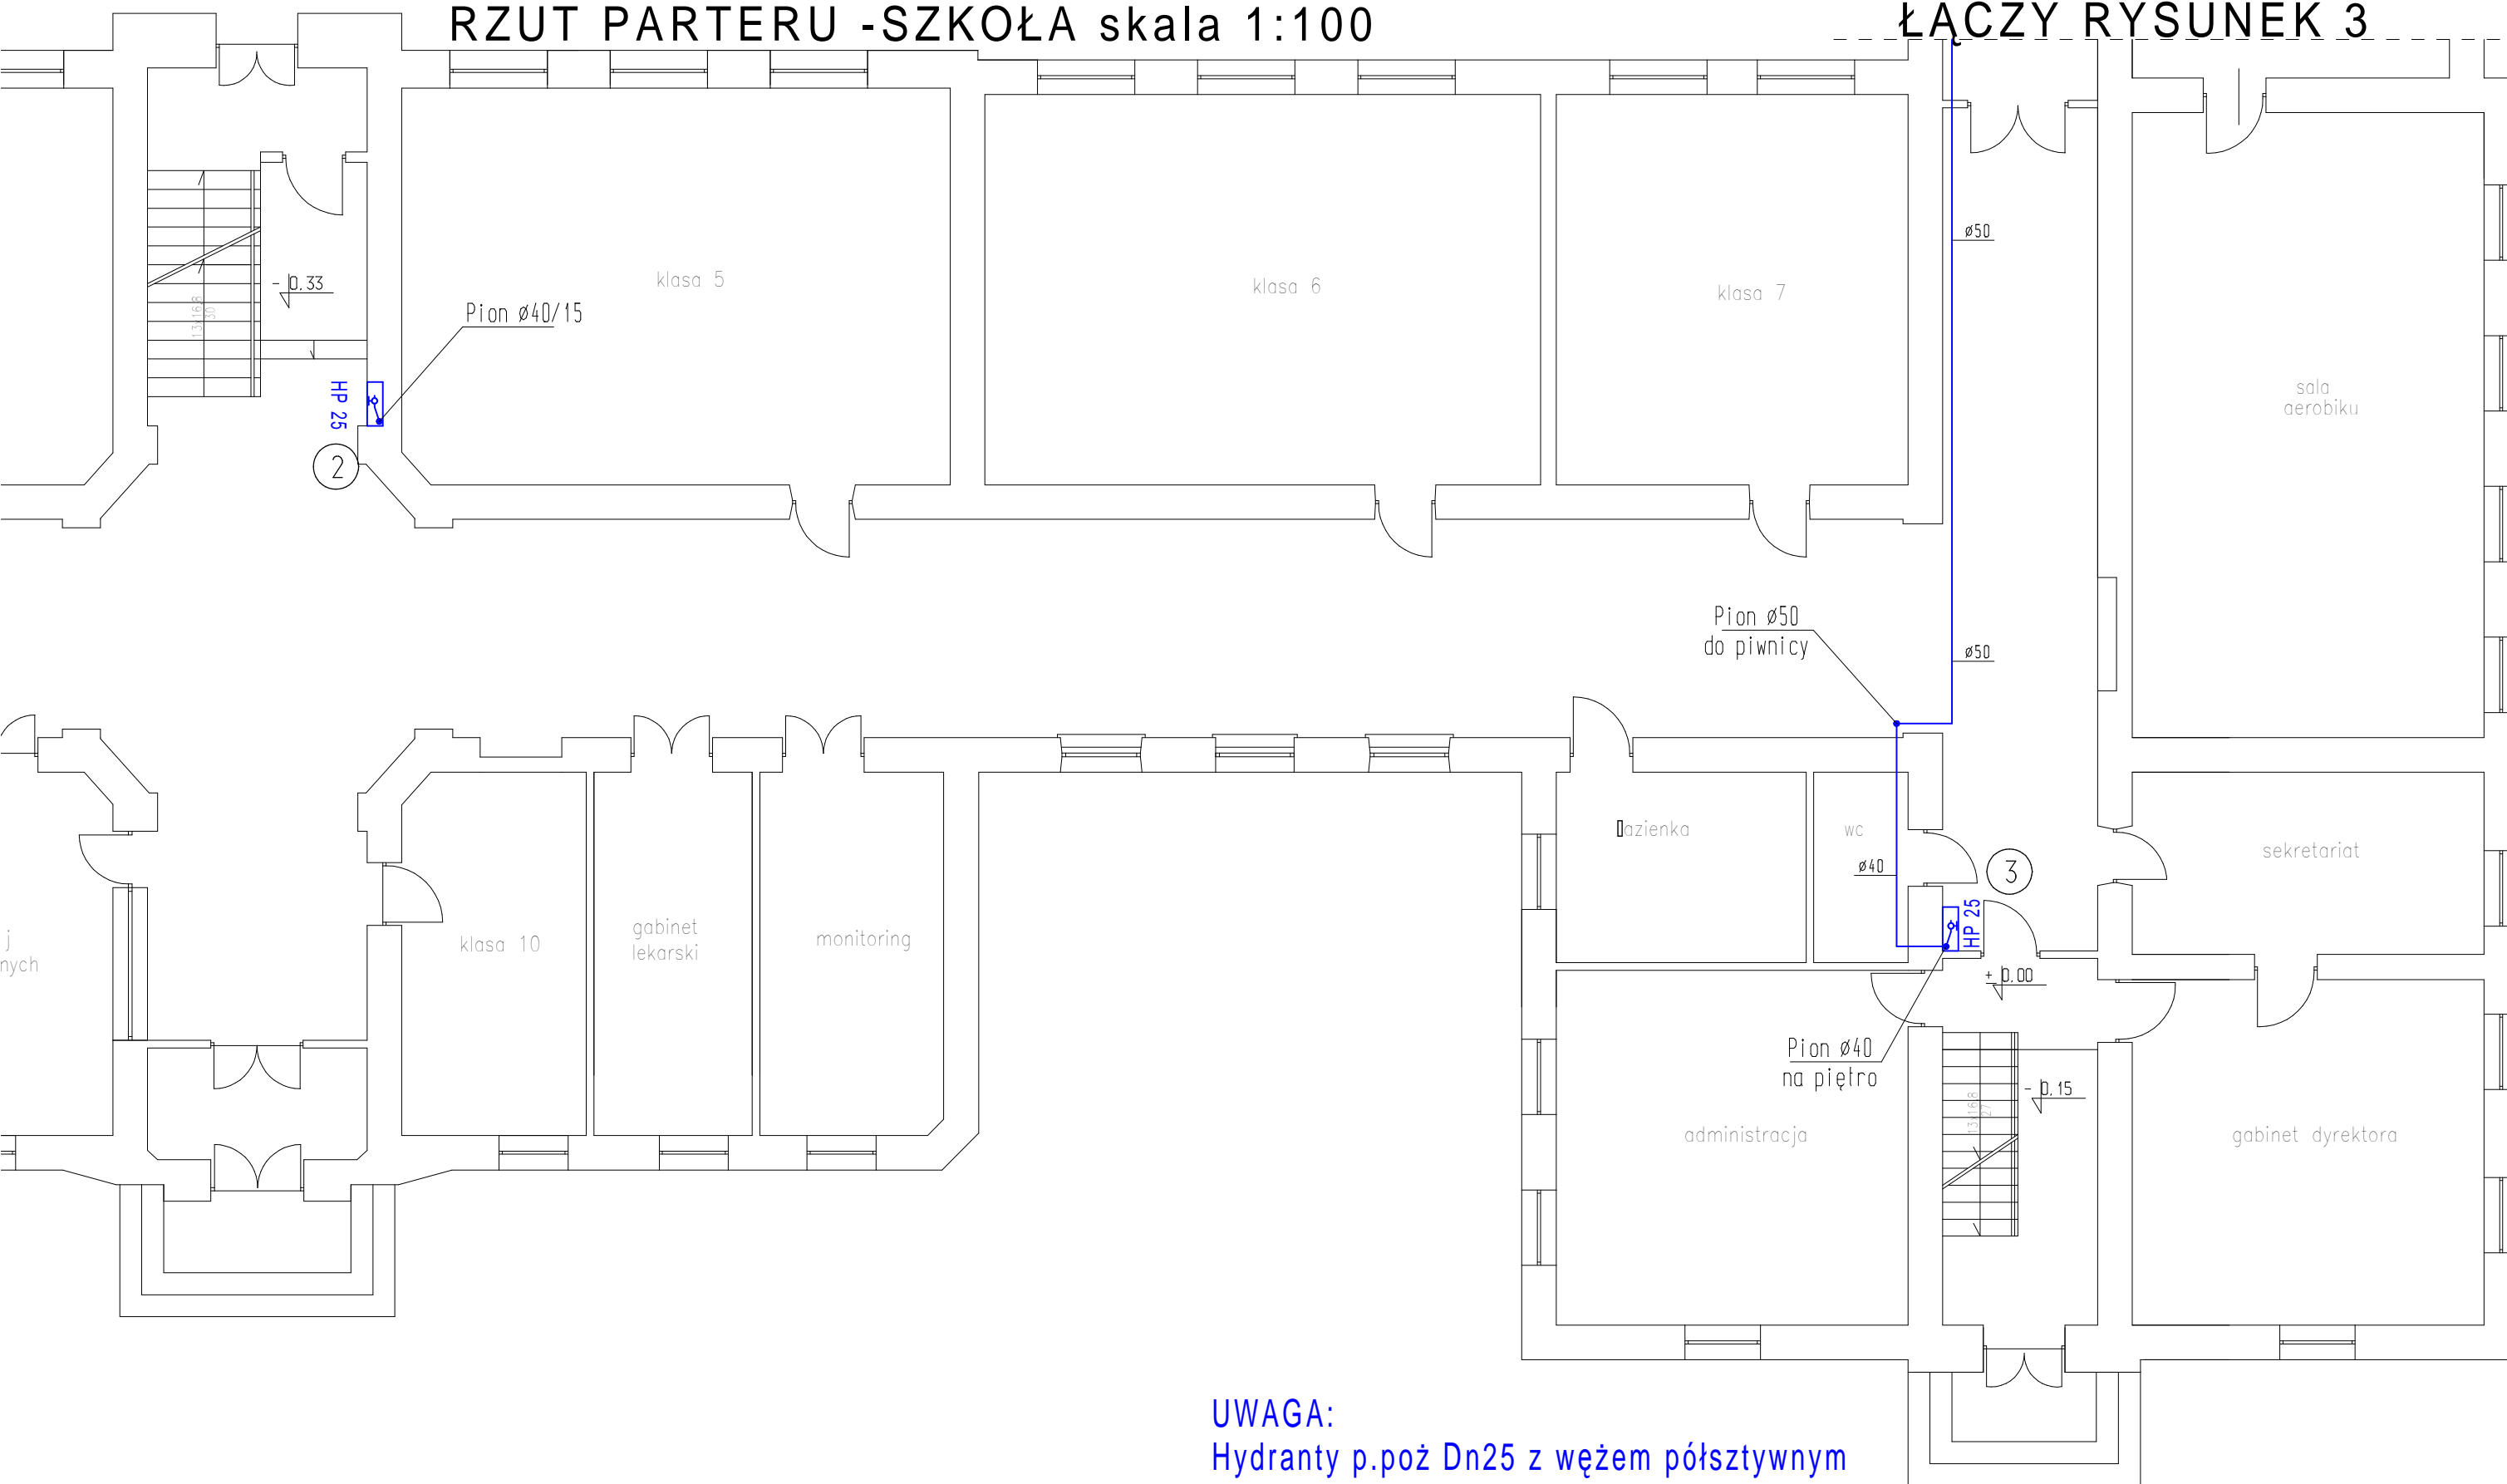

**UWAGA:**  
Hydranty p.poż Dn25 z węzłem półsztywnym o długości 20m. Efektywny zasięg 23m

Nazwa rys.:Rzut parteru-szkoła -instalacja hydrantowa			Rys.2
Obiekt:Budynek Liceum Ogólnokształcącego z salą gimnastyczną Ostrów Mazowiecka, ul. Kościuszki dz.nr 4110/1		Skala	1:100
		Data	30.05.2008r
Autor projektu	Imię i nazwisko	Nr upr.	Podpis
	mgr inż. Marcin Pawłuszewicz	Bł/195/01	
Sprawdził:	mgr inż. Marek Godlewski	PDL/IS/0208/06	