


RZUT PARTERU -SALA GIMNASTYCZNA skala 1:100

UWAGA:
 Hydranty p.poż Dn25 z węzłem półsztywnym
 o długości 20m. Efektywny zasięg 23m

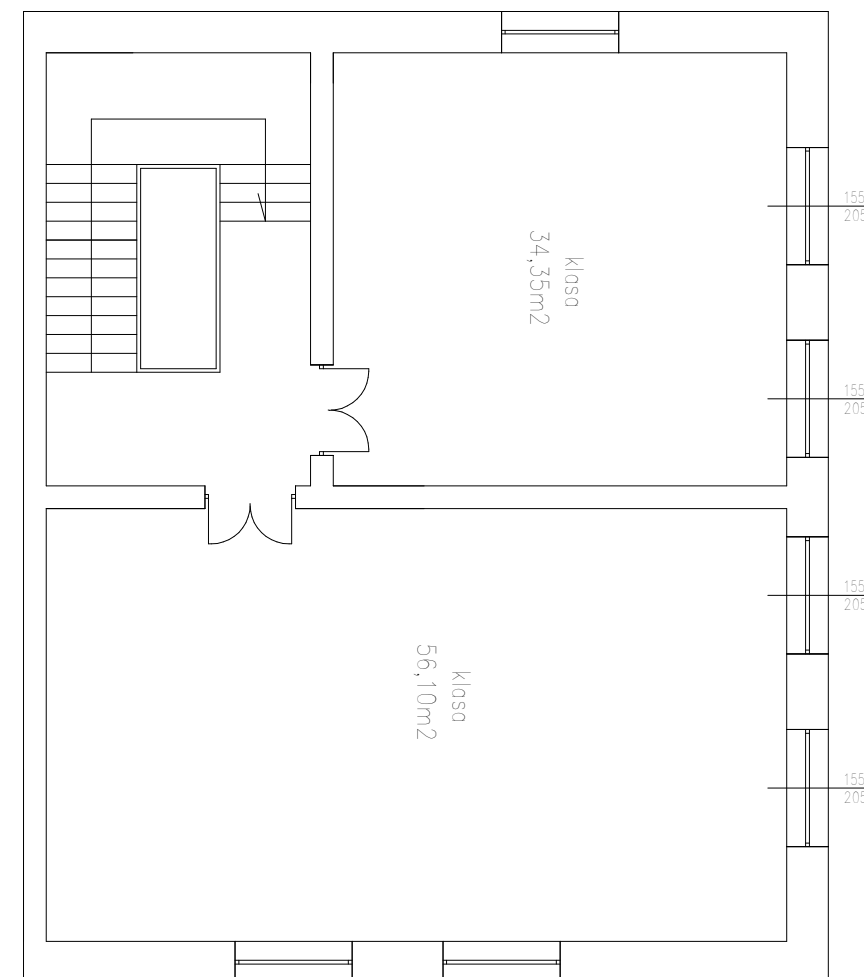

Nazwa rys.:Rzut parteru-sala gimnastyczna -instalacja hydrantowa		Rys.3	
Obiekt:Budynek Liceum Ogólnokształcącego z salą gimnastyczną Ostrów Mazowiecka, ul. Kościuszki dz.nr 4110/1		Skala	1:100
		Data	30.05.2008r
Autor projektu	Imię i nazwisko	Nr upr.	Podpis
	mgr inż. Marcin Pawłuszewicz	B1/195/01	
Sprawdził:	mgr inż. Marek Godlewski	PDL/IS/0208/06	