


# RZUT PIĘTRA skala 1:100

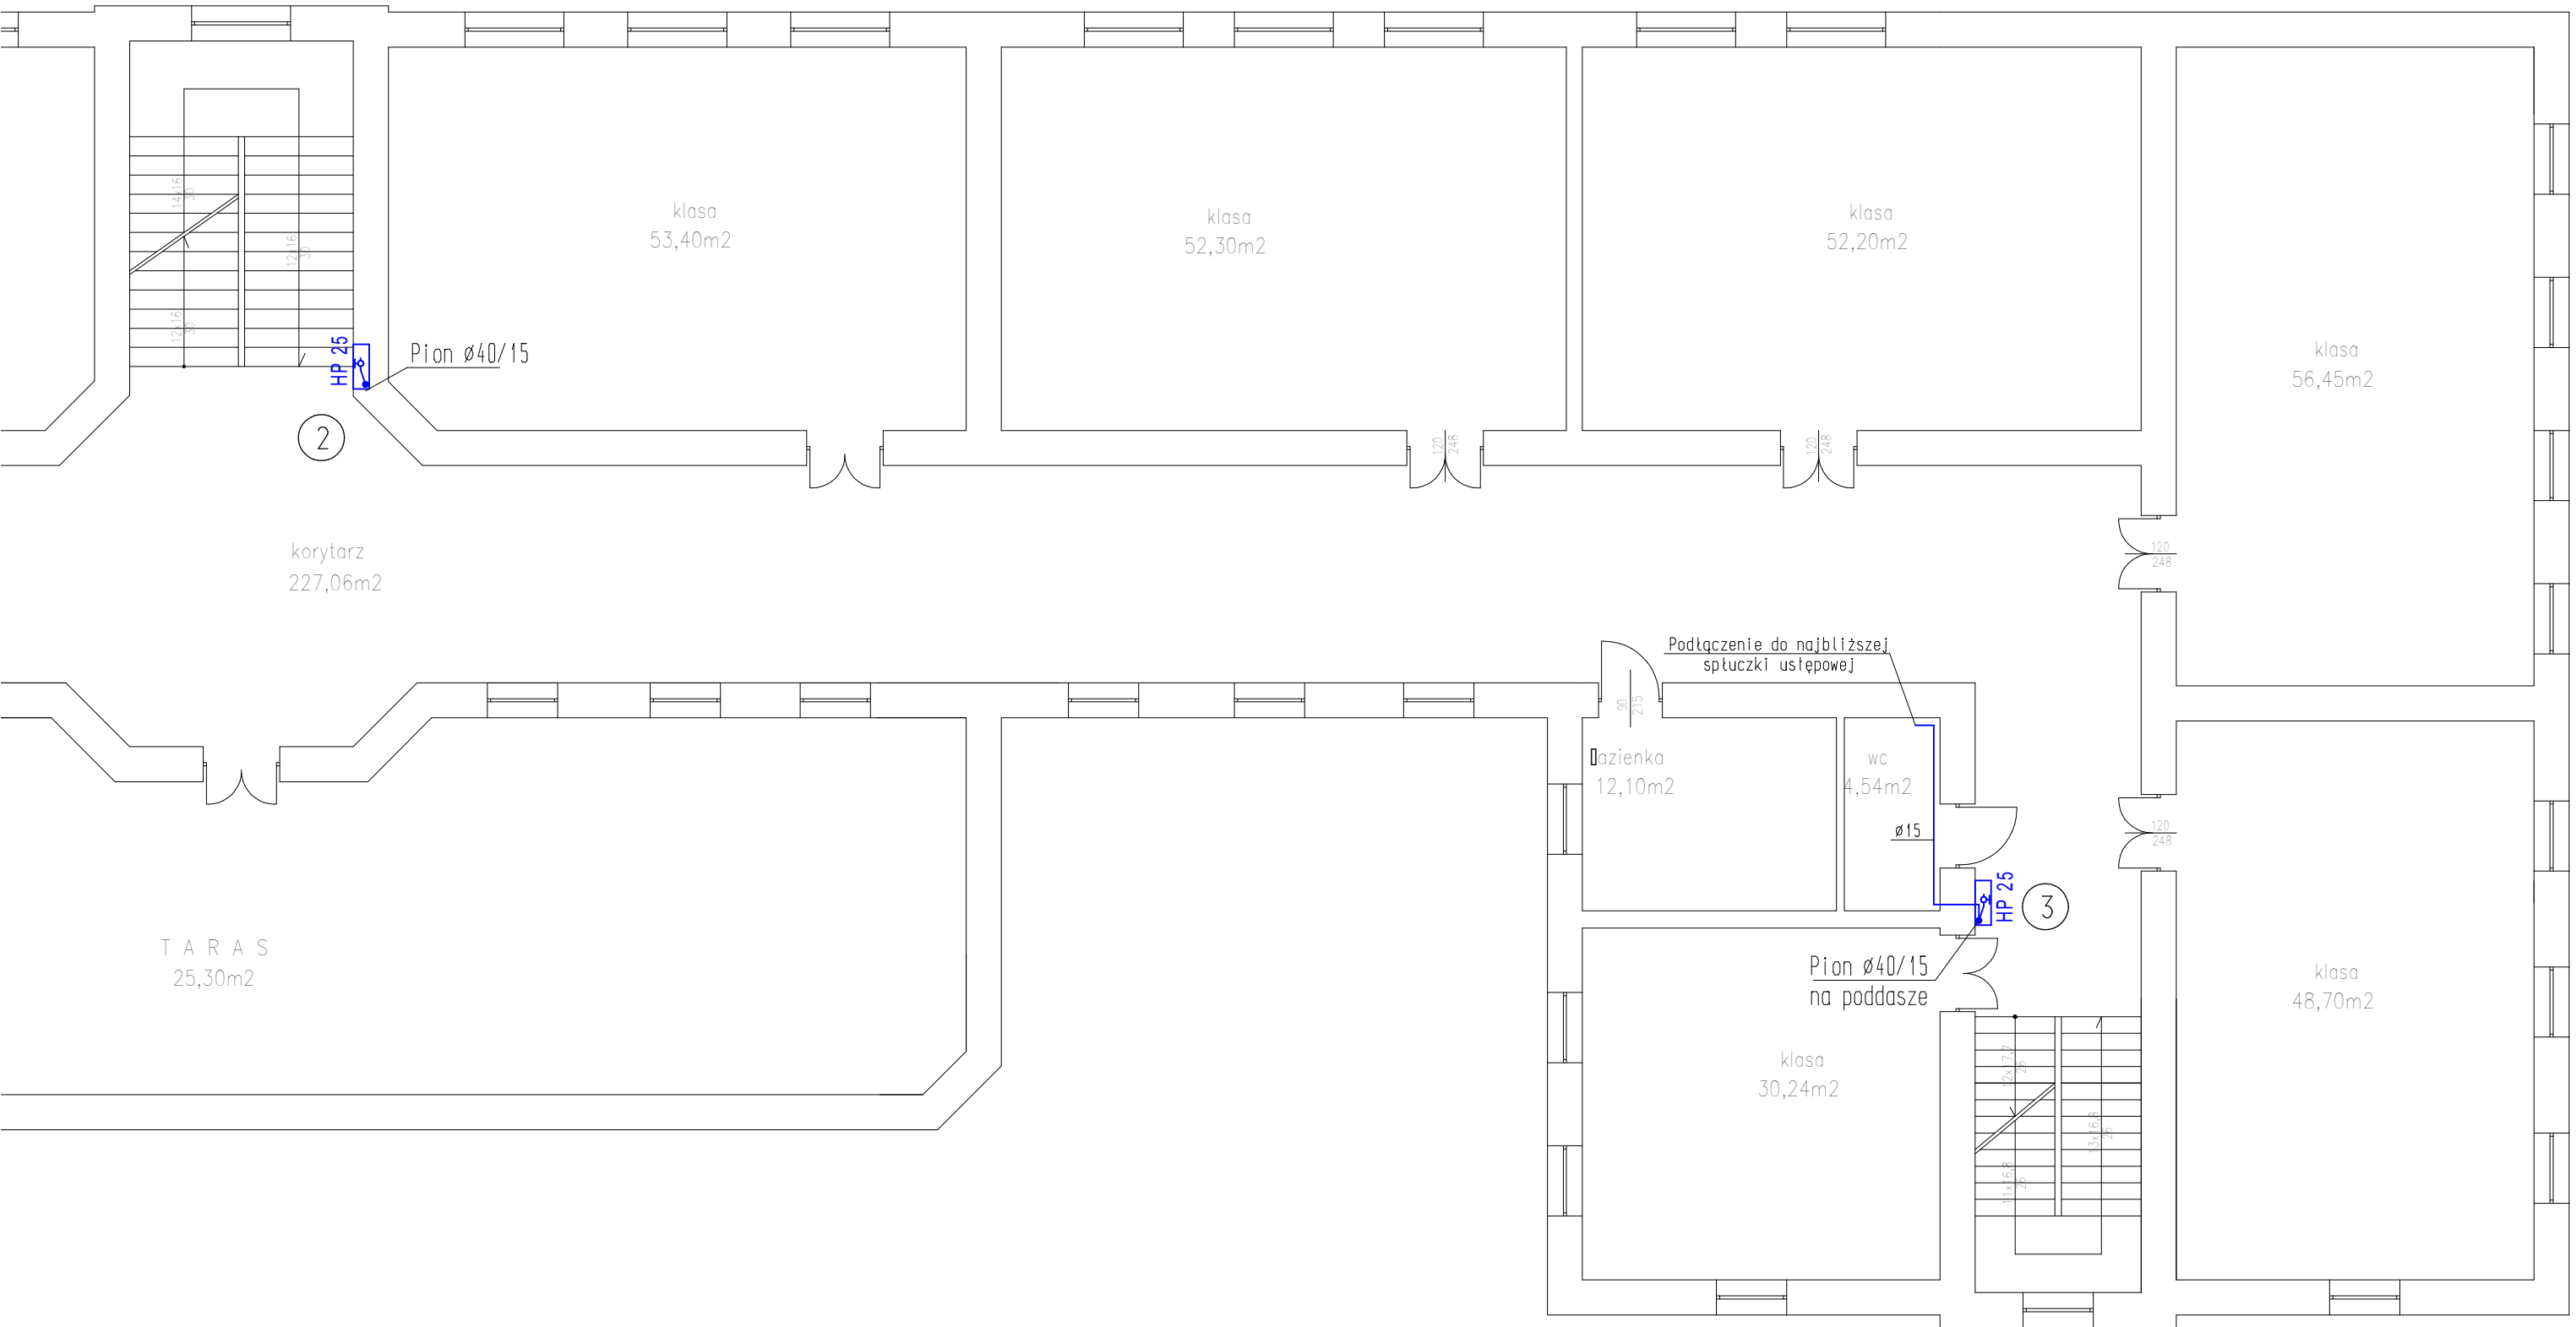

**UWAGA:**  
 Hydranty p.poż Dn25 z węzłem półsztywnym  
 o długości 20m. Efektywny zasięg 23m

Nazwa rys.:Rzut piętra -instalacja hydrantowa			Rys.4
Objekt:Budynek Liceum Ogólnokształcącego z salą gimnastyczną Ostrów Mazowiecka, ul. Kościuszki dz.nr 4110/1		Skala	1:100
		Data	30.05.2008r
Autor projektu	Imię i nazwisko mgr inż. Marcin Pawłuszewicz	Nr upr. Bł/195/01	Podpis
Sprawdził:	mgr inż. Marek Godlewski	PDL/IS/0208/06	